


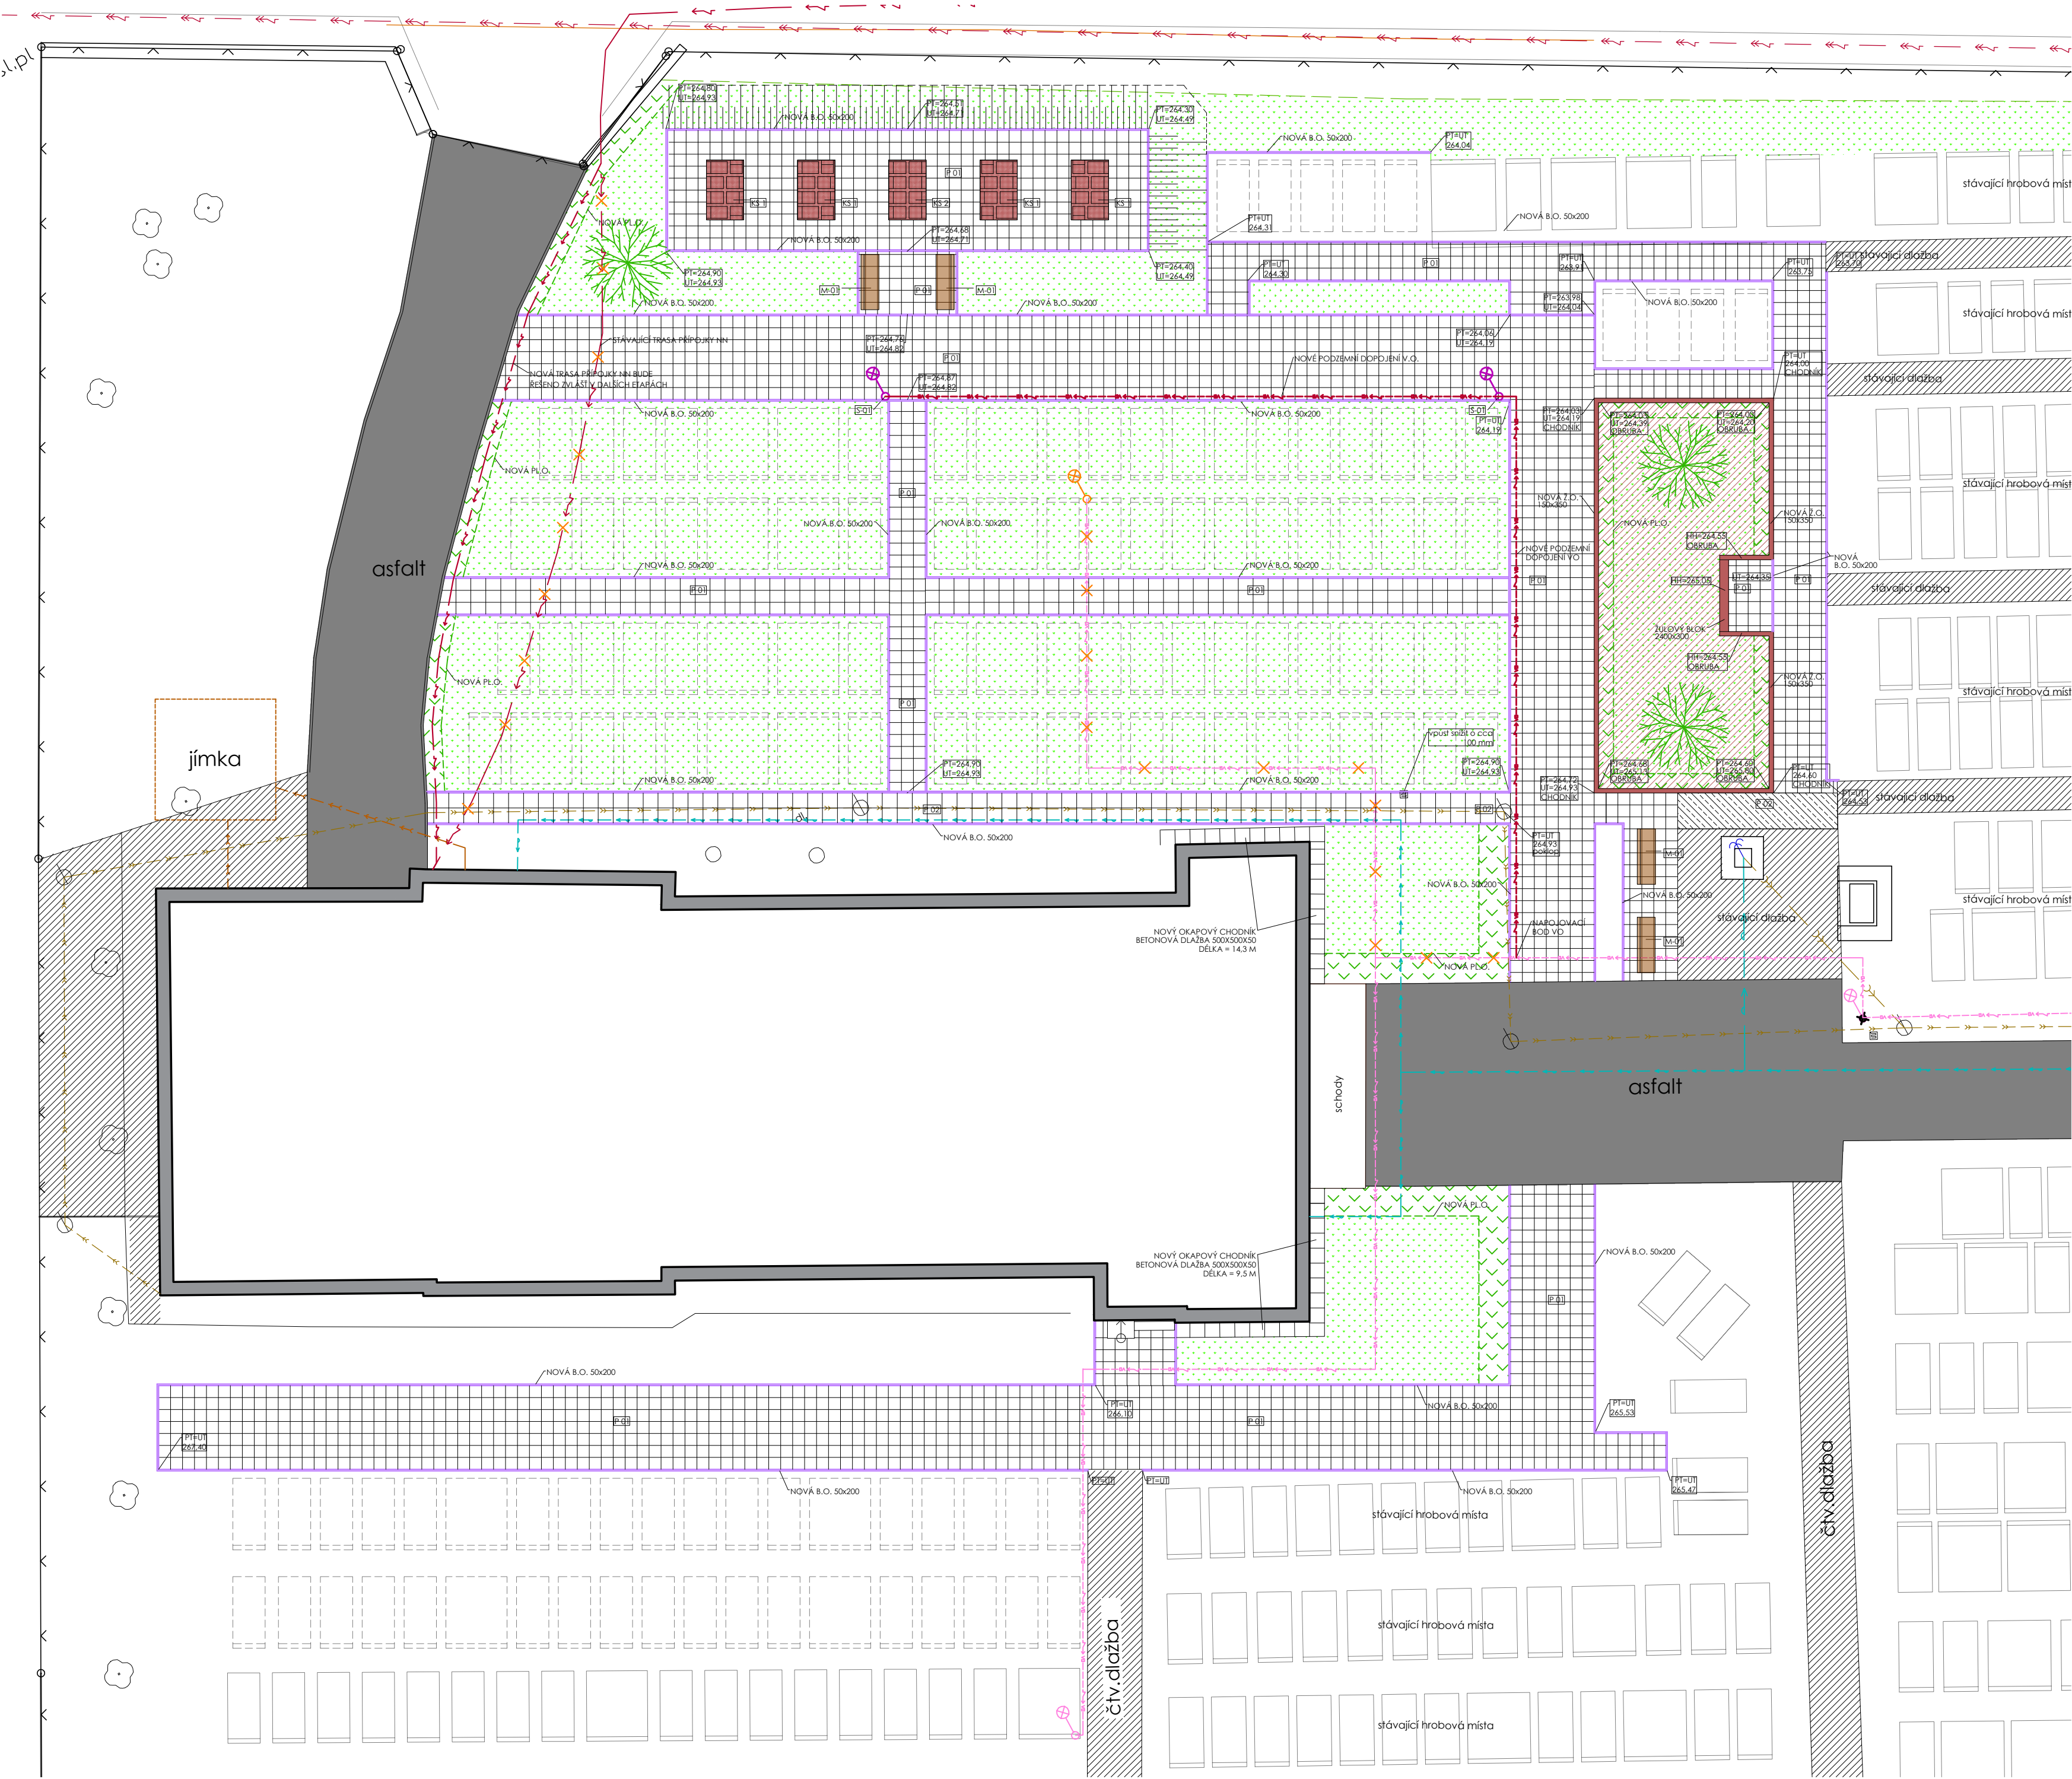

LEGENDA

- STÁVAJÍCÍ BUDOVA SMUTEČNÍ SÍNĚ
- STÁVAJÍCÍ KAMENNÉ PRVKY - KAŠNA, KŘÍŽ
- STÁVAJÍCÍ OCELOVÉ OPLOCENÍ S BETONOVÝM SOKLEM
- HROBOVÁ MÍSTA STÁVAJÍCÍ
- HROBOVÁ MÍSTA BUDOUCÍ
- STÁVAJÍCÍ ZPEVNĚNÉ PLOCHY - ASFALT
- STÁVAJÍCÍ ZPEVNĚNÉ PLOCHY - BETONOVÁ DLAŽBA
- STÁVAJÍCÍ BETONOVÝ OBRUBNÍK
- BETONOVÁ DLAŽBA PŘESKLÁDANÁ (PODKLAD NOVĚ) - 6,5 m2
- NOVÝ BETONOVÝ OBRUBNÍK ZAPUŠTĚNÝ 50x200 mm - 526 m
- NOVÁ BETONOVÁ DLAŽBA 400x400x50 - 552 m2
- NOVÉ KOLUMBÁRNÍ STĚNY - 5 ks
- NOVÁ ROZPTYLOVÁ LOUČKA - 75,6 m2
ŽULOVÁ OBRUBA 150x350 mm - 38,7 m
- MOBILIÁŘ - LAVIČKY - 4 ks
- SKRYTÁ PLASTOVÁ OBRUBA - 72,5 m
- TRAVNATÁ PLOCHA
- NOVÁ ZELENĚ
- STÁVAJÍCÍ STROMY


LEGENDA SÍTÍ

- STÁVAJÍCÍ PODZEMNÍ VEDENÍ NN DO 1kV
- STÁVAJÍCÍ VODOVODNÍ ŘÁD
- STÁVAJÍCÍ DEŠŤOVÁ KANALIZACE
- STÁVAJÍCÍ NADZEMNÍ VEDENÍ VN (ČEZd)
- STÁVAJÍCÍ ZEMNÍ VEDENÍ VEŘEJNÉHO OSVĚTLENÍ (PŘEDPOKLÁDANÁ TRASA)
- STÁVAJÍCÍ SVÍTIDLA VEŘEJNÉHO OSVĚTLENÍ NA OCELOVÝCH STOŽÁRECH
- NOVÉ ZEMNÍ VEDENÍ VEŘEJNÉHO OSVĚTLENÍ - 48 m
- NOVÁ SVÍTIDLA VEŘEJNÉHO OSVĚTLENÍ NA OCELOVÝCH STOŽÁRECH - 4 ks
- RUŠENÉ SVÍTIDLO VEŘEJNÉHO OSVĚTLENÍ NA OCELOVÉM STOŽÁRU - 1ks
- NAVRHOVANÁ TRASA PŘELOŽKY PODZEMNÍHO VEDENÍ NN DO 1kV

POZNÁMKA

PŘED ZAHÁJENÍM STAVEBNÍCH PRACÍ NUTNO OVĚŘIT SKUTEČNOU TRASU PODZEMNÍHO VEDENÍ SÍTĚ VEŘEJNÉHO OSVĚTLENÍ.

PŘESNÉ ŘEŠENÍ VČ. ROZMĚRŮ A VYTYČOVACÍCH BODŮ VIZ VÝKRESY DÍLČÍCH PLOCH.

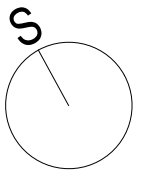

OBJEDNATEL : obec Kobeřice - ulice Zemědělská, parc. č. 20/1			
AKCE: Novostavba kolumbária na hřbitově v Kobeřicích			
STUPEŇ: PROJEKT PRO PROVÁDĚNÍ STAVBY		DATUM: 02/2025	
ZHOTOVITEL: WMA architekti s.r.o., Sady Svobody 4, 746 01 Opava		Tel./fax.: 553 652 768 email: weczerek@wmarch.cz	
ČÁST DOKUMENTACE: D.1.1 - Architektonicko-stavební řešení			
ZPRACOVATEL ČÁSTI: WMA architekti s.r.o. Ing. arch. Adam Weczerek Sady Svobody 4, 746 01 Opava Tel./fax.: 553 652 768 email: weczerek@wmarch.cz		ZODPOVĚDNÝ PROJEKTANT: Ing. arch. Adam Weczerek PROJEKTANT: Petr Šindelář Ing. arch. Adam Weczerek	
NÁZEV VÝKRESU: Situace celková - nový stav, chodníky		MĚŘÍTKO: 1:150	Č. VÝKRESU: D.1.1-03