


Půdorys 1.NP. 1:50

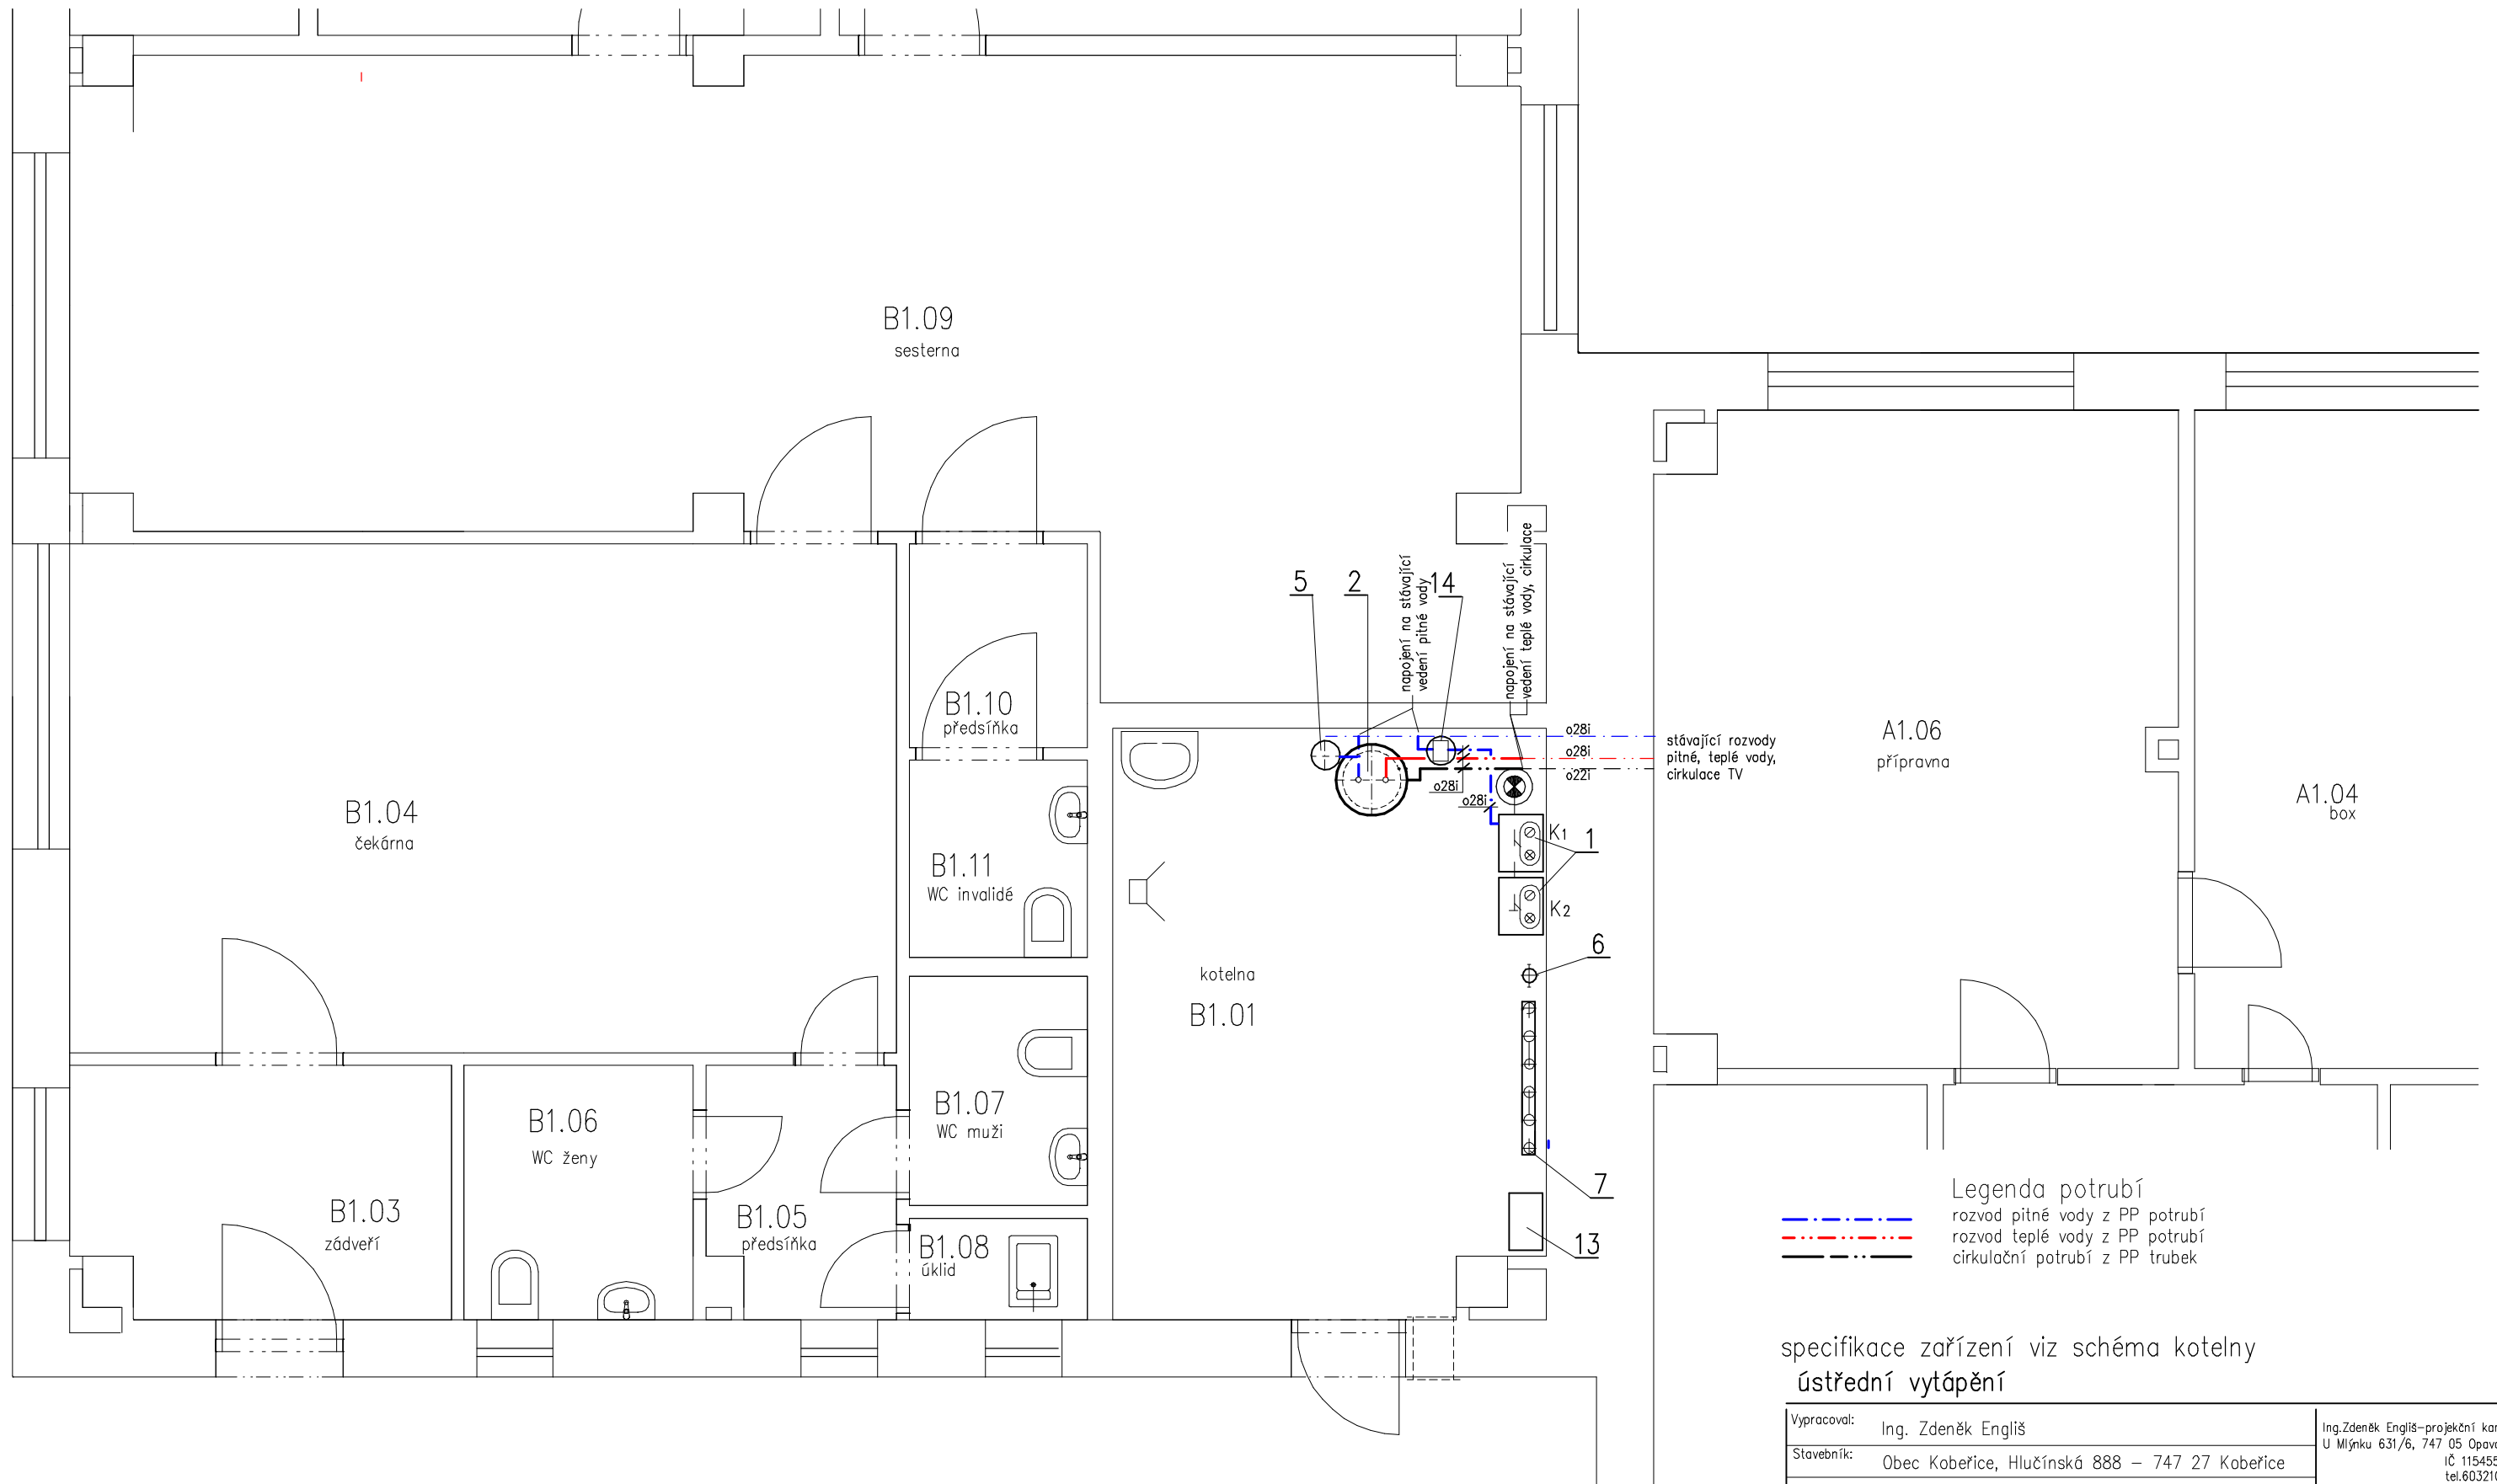

Legenda potrubí  
 - - - - - rozvod pitné vody z PP potrubí  
 - - - - - rozvod teplé vody z PP potrubí  
 - - - - - cirkulační potrubí z PP trubek

specifikace zařízení viz schéma kotelny  
 ústřední vytápění

Vypracoval: Ing. Zdeněk Engliš Stavebník: Obec Koberice, Hlučínská 888 – 747 27 Koberice Stavba: Výměna plynového kotle v 1.n.p. objektu Zdravotního střediska Hlučínská 739 – 747 27 Koberice par. č. 5/3, 5/6 k.ú. Koberice Název výkresu: půdorys 1.np.– napojení ohříváče vody	Ing. Zdeněk Engliš – projektční kancelář U Mlýnku 631/6, 747 05 Opava 5 IČ 11545551 tel. 603210051 formát: 4xA4 datum: 02/2024 stupeň řešení: DSP zakázkové číslo: ep 921 měřítko: 1:50 číslo výkresu: D.1.4B-3
---	--