


Půdorys 1.NP. 1:50

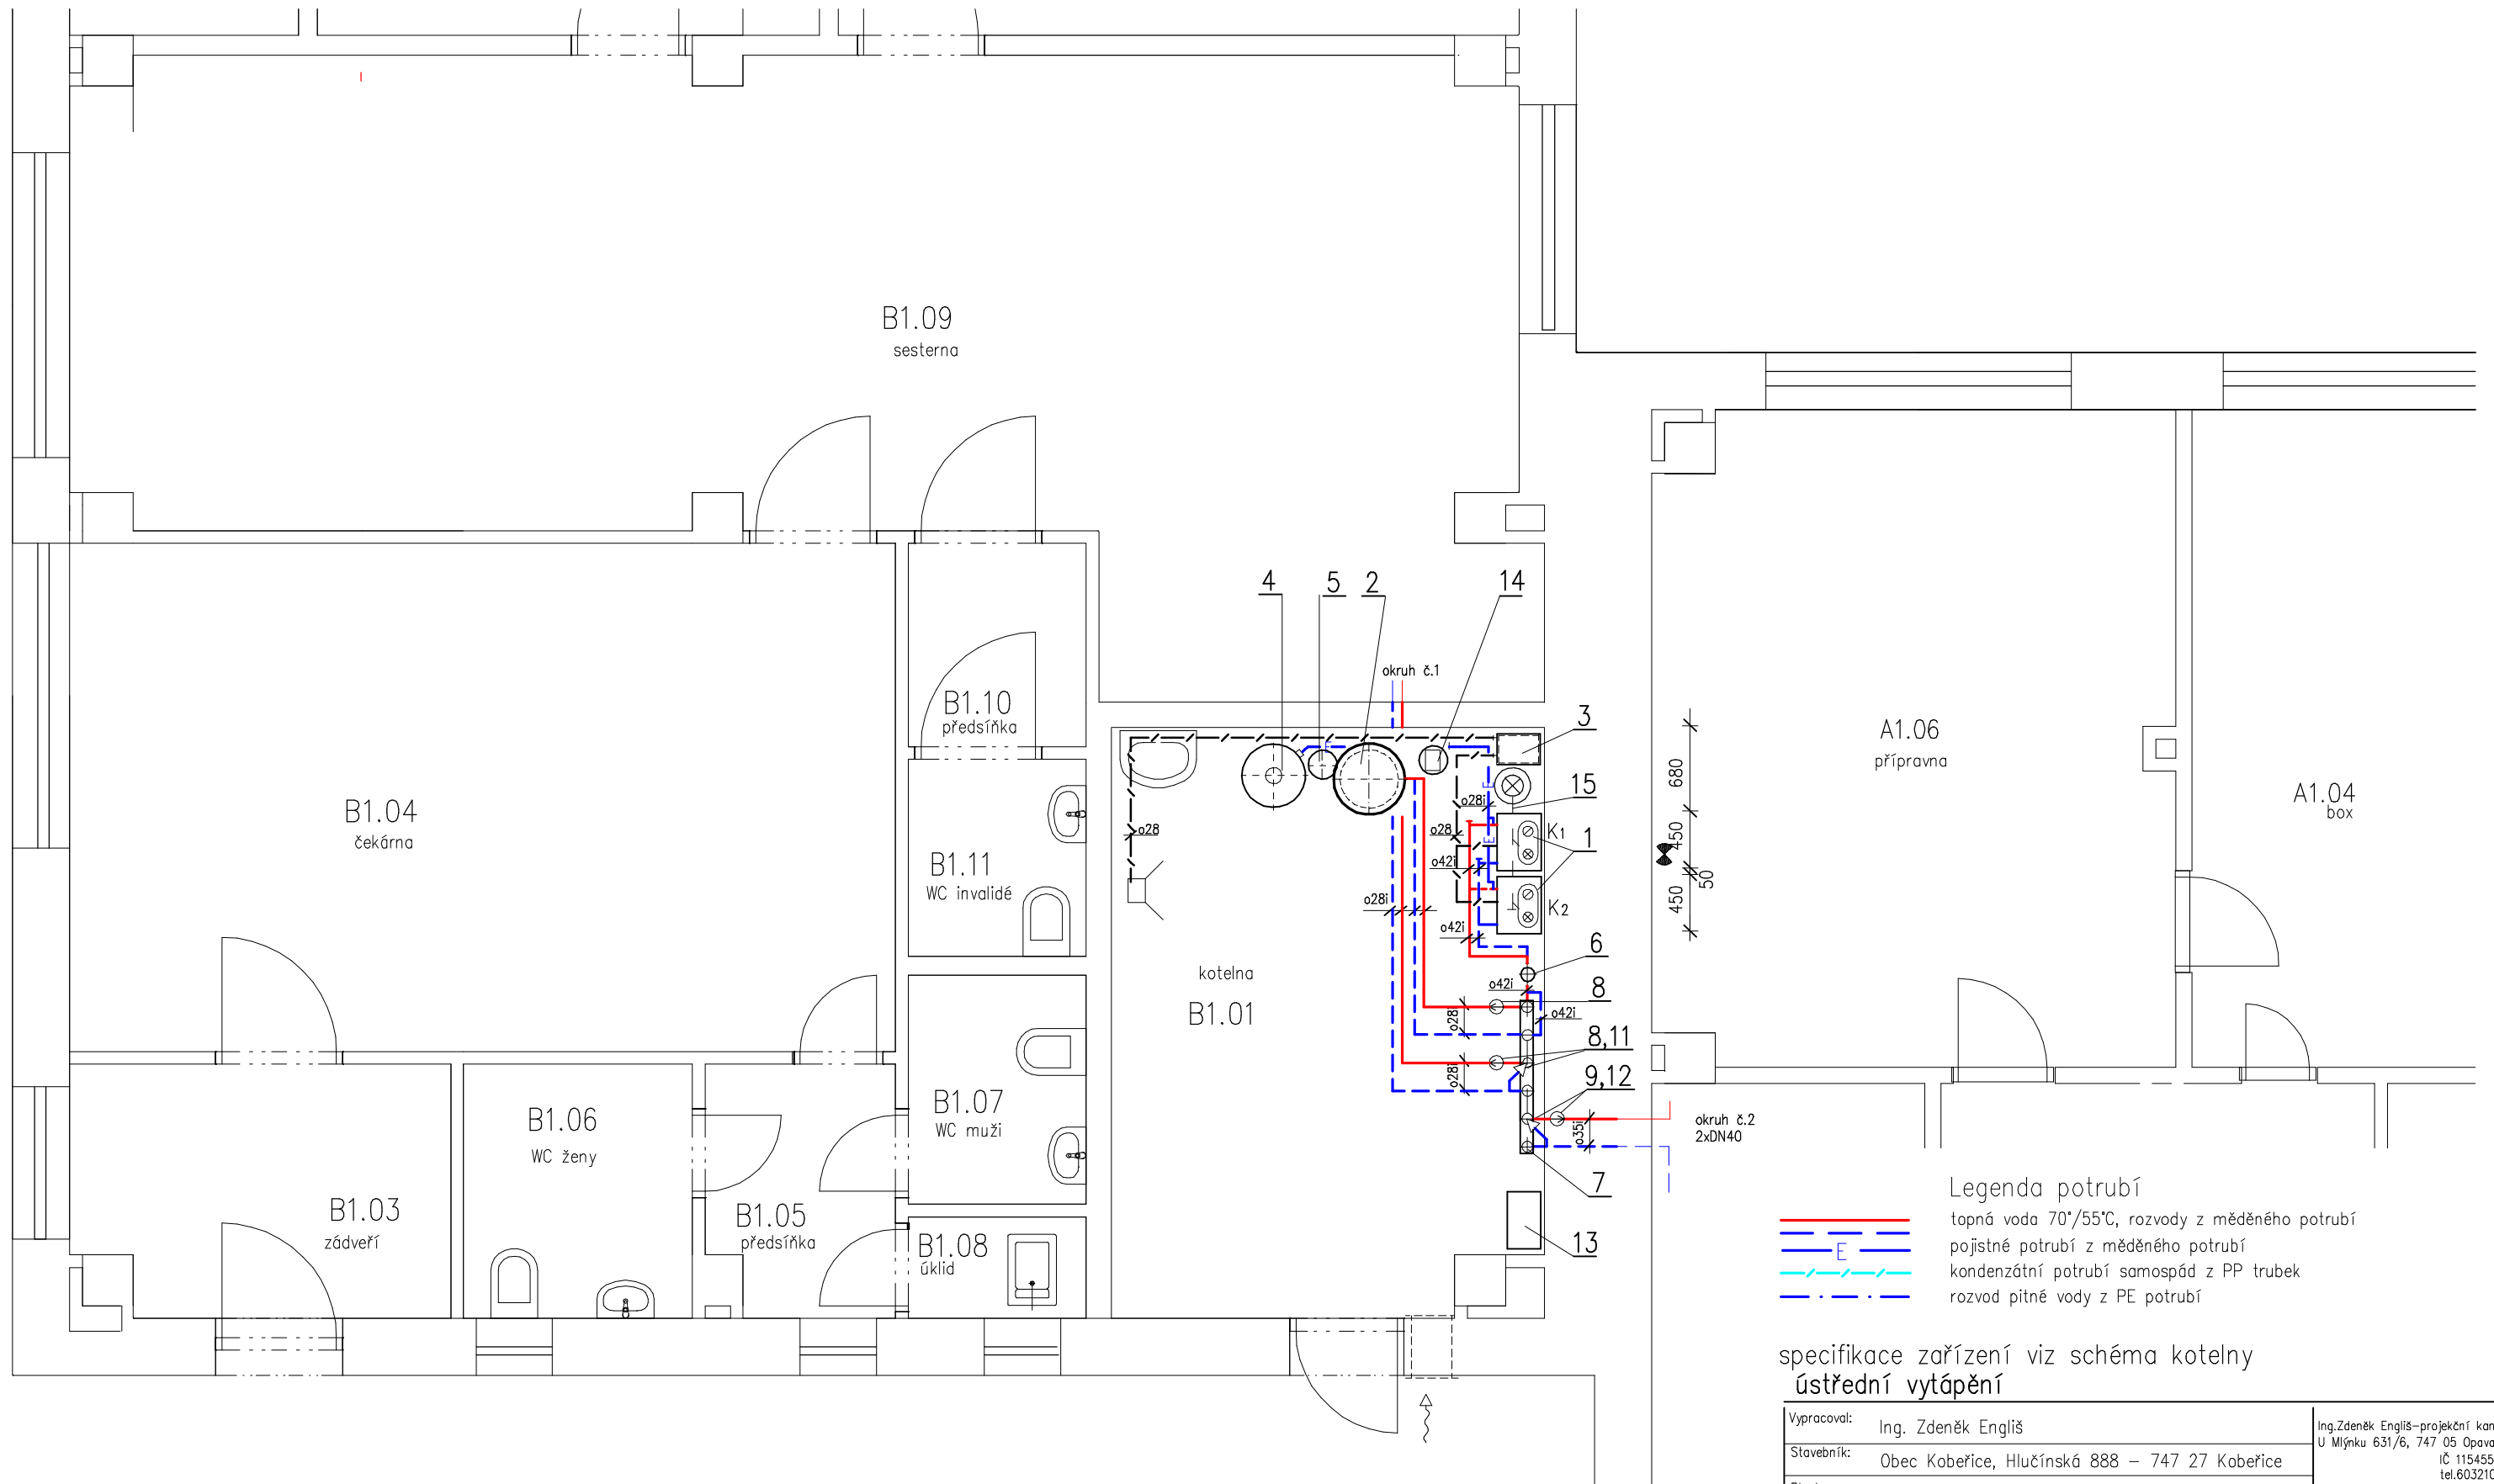

- Legenda potrubí
- topná voda 70°/55°C, rozvody z měděného potrubí
 - E — pojistné potrubí z měděného potrubí
 - kondenzátní potrubí samospád z PP trubek
 - - - rozvod pitné vody z PE potrubí

specifikace zařízení viz schéma kotelny
ústřední vytápění

Vypracoval:	Ing. Zdeněk Engliš	Ing. Zdeněk Engliš – projektovní kancelář U Mlýnsku 631/6, 747 05 Opava 5 IČ 11545551 tel. 603210051
Stavebník:	Obec Koberice, Hlučínská 888 – 747 27 Koberice	
Stavba	Výměna plynové kotle v 1.n.p. objektu Zdravotního střediska Hlučínská 739 – 747 27 Koberice par. č. 5/3, 5/6 k.ú. Koberice	formát 4x A4 datum 02/2024 stupeň řešení DSP zakázkové číslo ep 921
Název výkresu	půdorys 1.np.–út	měřítko 1:50 číslo výkresu D.1.4B-1